










 
 
 
 


Za zgodność z oryginałem

mapy zasadniczej
ARCHITEKT
 mgr inż. Adam Mądrzak
 Uprawniony do projektowania
 w specjalności architektonicznej
 Dec. UAN. V-7342/3/135/94

LEGENDA

-  - BUDYNEK KOTŁOWNI - DO ROZBIÓRKI
-  - BUDYNEK GARAŻU 2- kondygnacyjny
-  - GRANICA DZIAŁKI 148
-  - OGRODZENIE
-  - ZAKRES ODDZIAŁYWANIA INWESTYCJI = strefa niebezpieczna
-  - MOŻLIWA NIEMOŻLIWA LINIA ZABUDOWY ZGODNIE mpzp
-  - Zakres rozbiórki przyłącza wody wo D40
-  - Zakres rozbiórki przyłącza gazu gsD63 i gnD90
-  - Zakres rozbiórki kanału betonowego cwu
-  - Zakres rozbiórki przykanalików ks160 i kd160
-  - Zakres rozbiórki kabla 2eND i do przełożenia (wz)
-  - wz po przełożeniu
-  - proponowana lokalizacja złącza wz - w granicy działki
-  - likwidowana skrzynka gazowa
-  - likwidowane złącze wz - do przeniesienia w granice działki

STAROSTA ŚWIDNICKI
 ul. M. Skłodowskiej-Curie 7
 58-100 Świdnica

Niniejszy projekt budowlany zatwierdzono
 w decyzji o pozwoleniu na rozbiórkę
670/2020 z dnia **21. 05. 2020**
 Znak *Nb.GM.19.2020.3.jpb*

Z up. Starosty
Antoni Pobiton
 Dyrektor Wydziału Budownictwa

za zgodność z oryginałem mapy
 mapa zasadnicza zachowuje zgodność ze stanem istniejącym
 zakres rozbiórki = obrys budynku mieszkalnego

.....
 K_0219_CLD
 niejszej kopii z treścią materiału państwowego zasobu geodezyjnego

 wy zasob geodezyjny

 3


 materiału zasobu

 z up. STAROSTY
 Z-ca Dyrektora
 Anna Kwiatkowska

 Inię i nazwisko
 osoby reprezentującej organ

 cznym podpisem elektronicznym

 Usługi Projektowe Adam Mądrzak 58-100 Świdnica, Boleścin 48d NIP 684-101-18-33 REGON 890242640 Kom. 502 509 650 e-mail: edarum1703@gmail.com	
OBIEKT: ROZBIÓRKA BUDYNKU KOTŁOWNI GAZOWEJ	
ADRES: Świdnica, ul. Łukasieńskiego, dz nr 148, obr. Zawiszów, jedn. ŚWIDNICA-miasto	
INWESTOR: Miejski Zespół Energetyki Ciepłej	
ADRES: 58-100 Świdnica, ul. Pogodna	
Architekt: Adam Mądrzak nr upr.: UAN.V-7342/3/135/94	
nazwa pliku: kotłownia -Zawiszów	data: 2020-04
skala: 1:500	projekt zagospodarowania terenu
faza: bud	Rys. nr 1:

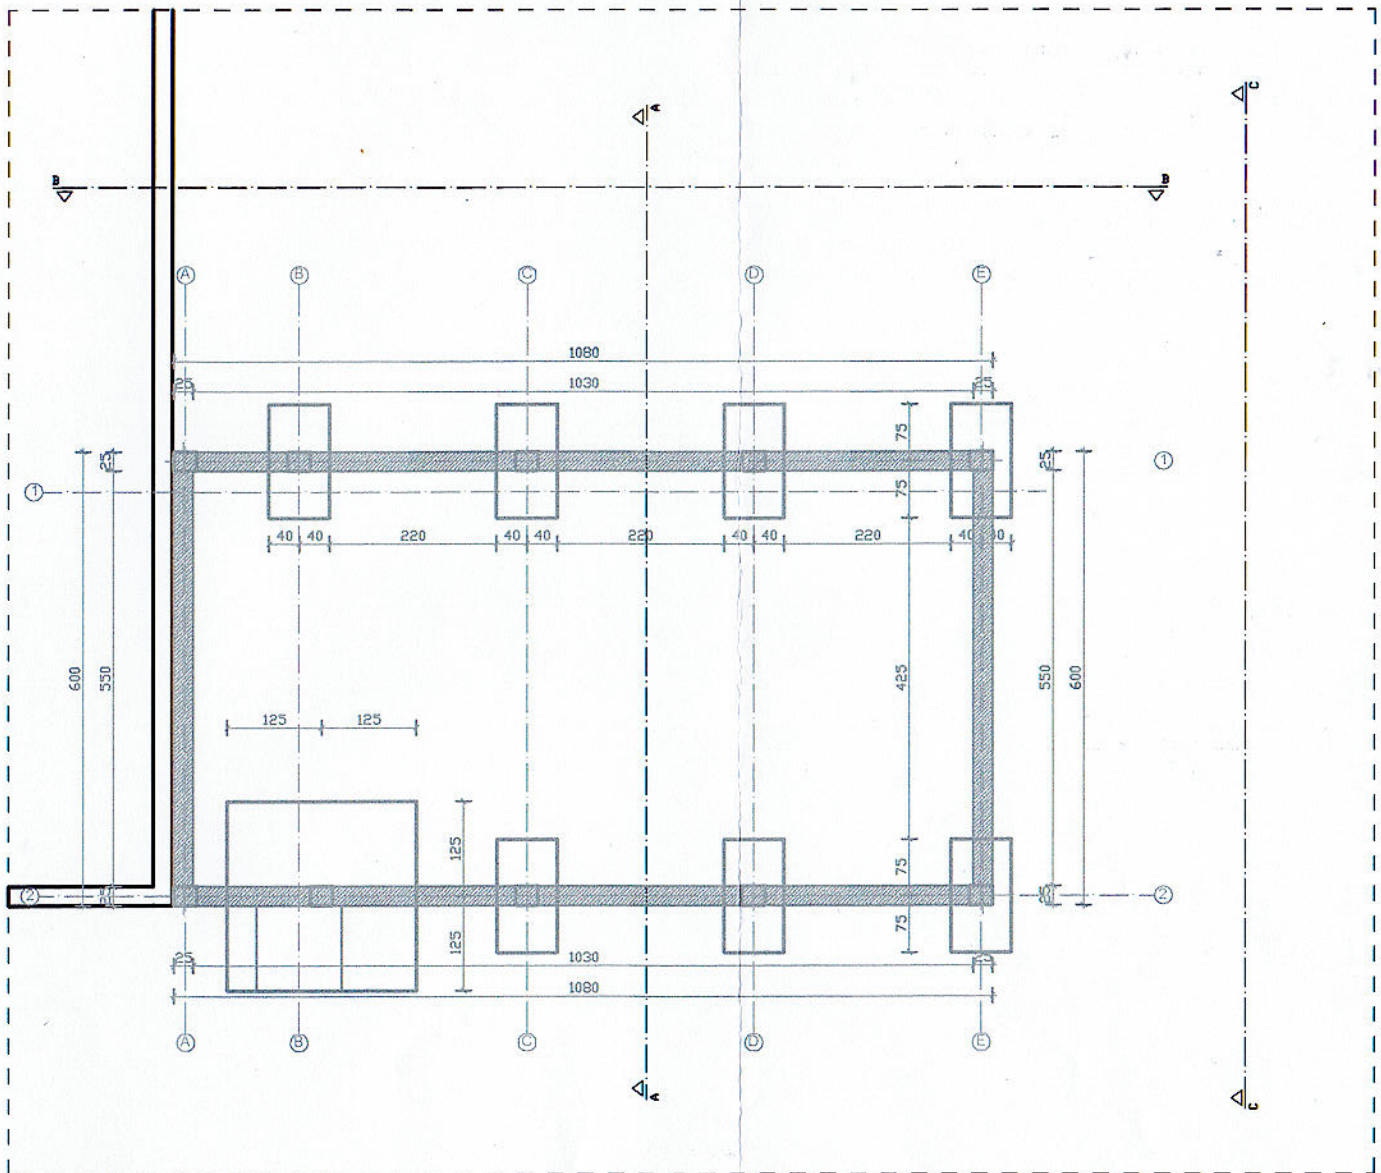

Usługi Projektowe Adam Madrzak
58-100 Świdnica, Bolesława 49d

NIP 884-101-18-39 REGON 890242640
kom. 502 509 850 e-mail: adam1703@gmail.com

OBIEKT: ROZBIÓRKA KOTŁOWNI GAZOWEJ (na potrzeby przygotowania cwu)

ADRES: Świdnica, ul. Łukasieńskiego , dz nr 148, obr. Zawiszów, jedn. ŚWIDNICA-miasto

INWESTOR: Miejski Zespół Energetyki Ciepłej

ADRES: 58-100 Świdnica, ul. Pogodna 1

Architekt: Adam Madrzak


nr upr.: UAN.V-7342/3/135/94

nazwa pliku: zaw-kot data: 2020-04

skala: 1:100 rzut fundamentów, rzut przyziemia i dachu

faza: bud

Rys. nr 2:

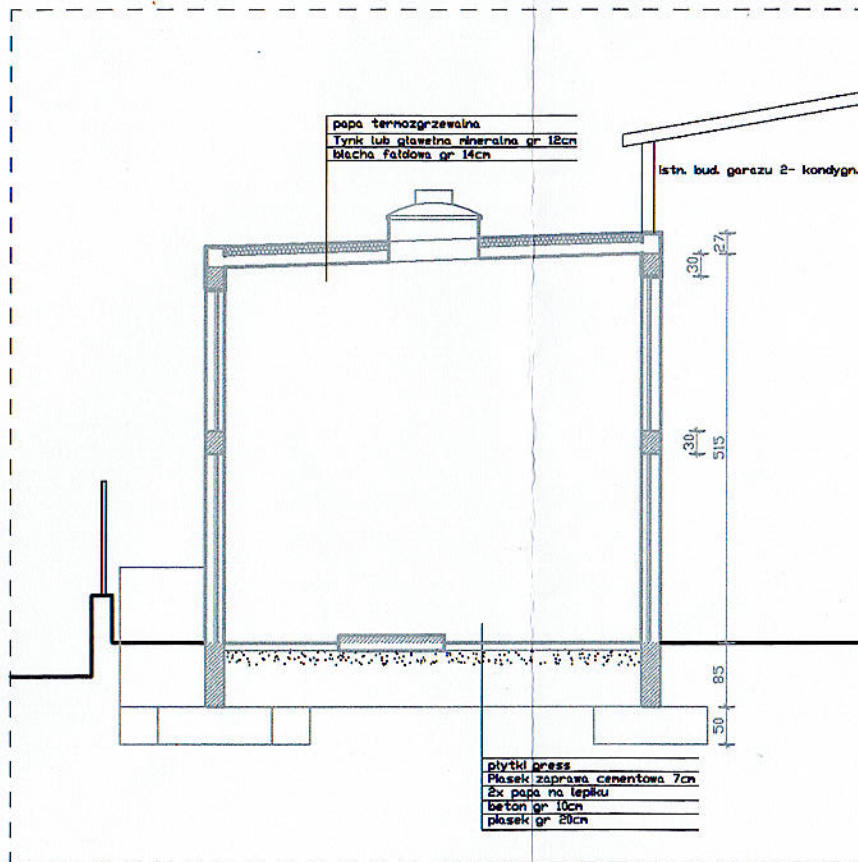

 Usługi Projektowe Adam Madrzak 58-100 Świdnica, Bolescin 49d		NIP 884-101-18-39 REGON 890242640 kom. 502 509 850 e-mail: adam1703@gmail.com	
OBIEKT: ROZBIÓRKA KOTŁOWNI GAZOWEJ (na potrzeby przygotowania cwu)			
ADRES: Świdnica, ul. Łukasieńskiego, dz nr 148, obr. Zawiszów, jedn. ŚWIDNICA-miasto			
INWESTOR: Miejski Zespół Energetyki Ciepłej			
ADRES: 58-100 Świdnica, ul. Pogodna			
Architekt: Adam Madrzak			
nr upr.: UAN.V-7342/3/135/94			
nazwa pliku: zaw-kot		data: 2020-04	
skala: 1:100		Przekrój A-A, elewacje	
faza: bud		Rys. nr 3:	